


ZSIĘG ARKUSZA

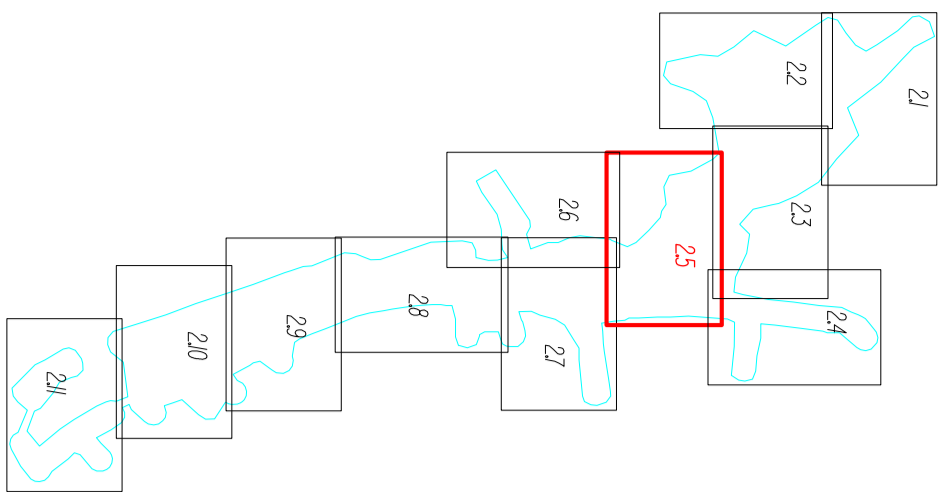

MAPA DO CELIÓW PROJEKTOWYCH GD.0206/4/168.23/4

1. Nazwa inwestycji: Budowa kanalizacji wlotowej ulicy Rybnickiej w miejscowości Nowa Wieś Wielka, powiat Jarocin, woj. Wielkopolskie.

2. Adres: 64-140 Nowa Wieś Wielka, ul. Rybnicka.

3. Inwestor: Zarząd Gminy Nowa Wieś Wielka, ul. Rybnicka 10, 64-140 Nowa Wieś Wielka.

4. Projektant: Pracownia Projektowa "A" sp. z o.o., ul. Rybnicka 10, 64-140 Nowa Wieś Wielka.

5. Data projektu: 15.05.2014 r.

6. Skala: 1:500.

7. Data: 15.05.2014 r.

8. Tytuł: Projekt kanalizacji wlotowej ulicy Rybnickiej w miejscowości Nowa Wieś Wielka.

9. Zawartość: Mapa do celów projektowych.

10. Uzasadnienie: Mapa do celów projektowych.

11. Celem: Wykonanie projektu kanalizacji wlotowej ulicy Rybnickiej w miejscowości Nowa Wieś Wielka.

12. Zakres: Wykonanie projektu kanalizacji wlotowej ulicy Rybnickiej w miejscowości Nowa Wieś Wielka.

13. Stan: Projekt.

14. Zawartość: Mapa do celów projektowych.

15. Uzasadnienie: Mapa do celów projektowych.

16. Celem: Wykonanie projektu kanalizacji wlotowej ulicy Rybnickiej w miejscowości Nowa Wieś Wielka.

17. Zakres: Wykonanie projektu kanalizacji wlotowej ulicy Rybnickiej w miejscowości Nowa Wieś Wielka.



LEGENDA

- granice przysięgniętych nieruchomości
- granice terenów publicznych
- linie graniczne nieruchomości
- linie graniczne terenów publicznych
- linie graniczne terenów zielonych
- linie graniczne terenów wodnych
- linie graniczne terenów zielonych
- linie graniczne terenów wodnych
- linie graniczne terenów zielonych
- linie graniczne terenów wodnych

Projektowane uzbrojenie:

- zakres opracowania
- pol. kanalizacji sanitarna
- pol. inwazyjna
- pol. rura ochronna

Istniejące uzbrojenie:

- ssm. wodociąg
- ssm. gazociąg
- ssm. kabla elektryczno-telekomunikacyjnego
- ssm. kabla energetycznego
- ssm. kolektor ogólnospisowy
- ssm. kanalizacji deszczowej

ALP-DO

Projektant: Pracownia Projektowa "A" sp. z o.o.

Adres: ul. Rybnicka 10, 64-140 Nowa Wieś Wielka.

Projektant: Pracownia Projektowa "A" sp. z o.o.

Adres: ul. Rybnicka 10, 64-140 Nowa Wieś Wielka.

Symbol	1:500	1:500	1:500	1:500
Opis				